


**PIANTA PIANO TERRA**

SCALA 1:100 - QUOTE IN CM

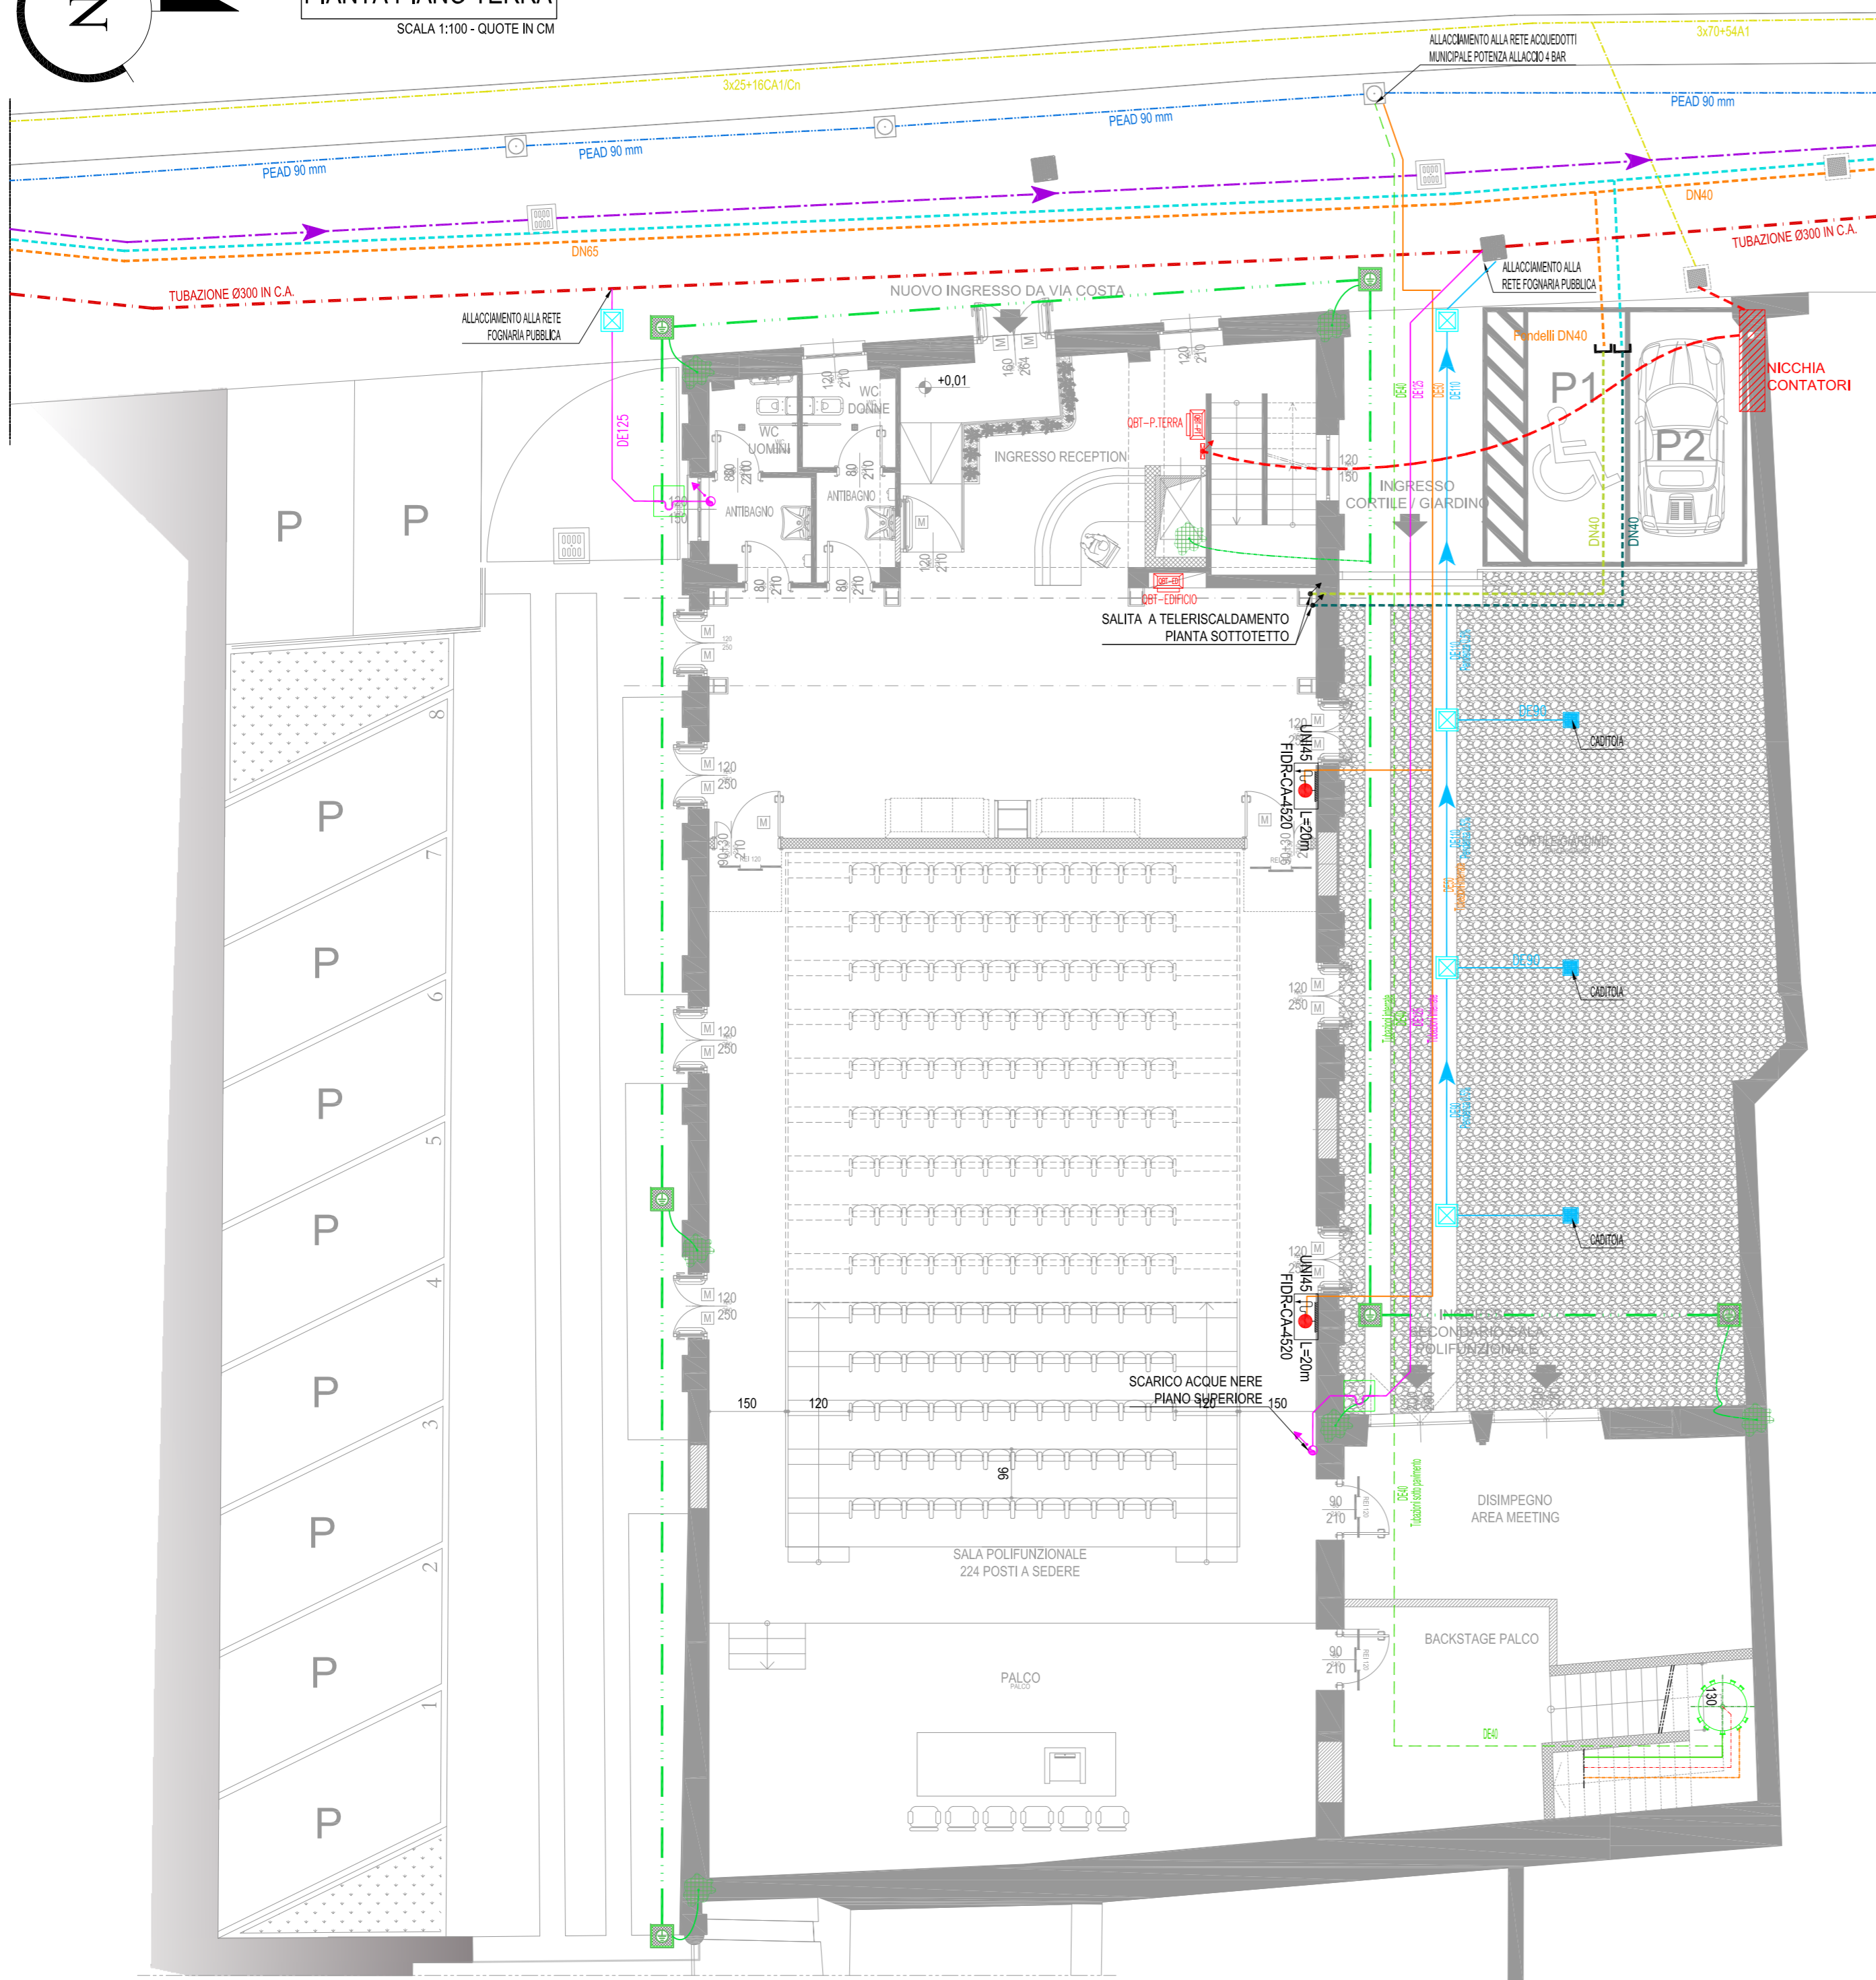

**LEGENDA**

	LINEA ELETTRICA DI BASSA TENSIONE
	RETE ACQUEDOTTO
	RETE IMPIANTO FOGNARIO ACQUE BIANCHE
	RETE IMPIANTO DI TELERISCALDAMENTO - RITORNO
	RETE IMPIANTO DI TELERISCALDAMENTO - MANDATA
	RETE IMPIANTO DI TELERISCALDAMENTO - RITORNO (NUOVA COSTRUZIONE)
	RETE IMPIANTO DI TELERISCALDAMENTO - MANDATA (NUOVA COSTRUZIONE)
	RETE IMPIANTO ELETTRICO NUOVA LINEA TERRA
	RETE IMPIANTO ELETTRICO NUOVO ALLACCIAMENTO
	RETE IMPIANTO FOGNARIO ACQUE NERE
	TUBAZIONE IN ACCIAIO ZINCATO SECONDO UNI 10255 SERIE LEGGERA. CIRCUITO DI ALIMENTAZIONE ACQUA FREDDA, CALDA E RICIRCOLO SANITARIA DAL BOLLITORE AI COLLETTORI IN AMBIENTE. PER LA TIPOLOGIA, LA COIBENTAZIONE E FINITURA LEGGI NOTA BENE SOTTOSTANTE.
	RETE ALLACCIAMENTO ACQUE BIANCHE
	NUOVA TUBAZIONE IN PEHD TIPO GEBERIT CON GIUNZIONI ELETTROSALDATE. RETE DI SCARICO ACQUE NERE.
	NUOVA TUBAZIONE IN ACCIAIO ZINCATO PER I TRATTI A VISTA ED IN PEAD PN16 PER I TRATTI INTERRATI. CIRCUITO DI ALIMENTAZIONE IDRANTI
	NUOVA TUBAZIONE IN PEHD TIPO GEBERIT CON GIUNZIONI ELETTROSALDATE. RETE DI SCARICO ACQUE METEORICHE CORTILE INTERNO.



**COMUNE DI RACCONIGI**

Provincia di Cuneo

Piazza Carlo Alberto n. 1 - 12035 RACCONIGI  
tel. 0172/821611 - fax. 0172/85875  
email. [comune.racconigi@cert.ruparpiemonte.it](mailto:comune.racconigi@cert.ruparpiemonte.it)

RIQUALIFICAZIONE E RIFUNZIONALIZZAZIONE DELL'EX CINEMA S.O.M.S.  
REALIZZAZIONE DI UNA SALA POLIVALENTE  
Codice CUP. F44b13000170001

SOGGETTO TECNICO INCARICATO DEL PROGETTO

**TECSE ENGINEERING**  
STUDIO ASSOCIATO

Ing. Franco BETTA - Arch. Alessandro BETTA - Ing. Fabrizio BETTA  
C.so MONTE CUCCO, 73/4 - 10141 - TORINO  
tel. (+39) 011 3842231 - fax. (+39) 011 389585  
[www.tecse-engineering.com](http://www.tecse-engineering.com) - [info@tecse-engineering.com](mailto:info@tecse-engineering.com)

Arch. Alessandro BETTA - Progetto edile

Ing. Fabrizio BETTA - Progetto strutturale

Ing. Franco BETTA - Progetto impianti



Dott. BETTA Ing. FRANCO  
ORDINE INGEGNERI  
3642 PROVINCIA DI TORINO

IL RESPONSABILE DEL PROCEDIMENTO	IL PROGETTISTA	L'IMPRESA	IL DIRETTORE DEI LAVORI

N°	AGGIORNAMENTI	COMPILATORE	CONTROLLORE	DATA
0	Emissione	Arch. Alessandro BETTA	Arch. Alessandro BETTA	13/07/2015
1	Revisione per validazione	Arch. Alessandro BETTA	Arch. Alessandro BETTA	10/09/2015
2				
3				

**PROGETTO DEFINITIVO / ESECUTIVO**

PROGETTO IMPIANTI  
PLANIMETRIA GENERALE DISTRIBUZIONE ED ALLACCIAMENTI UTENZE

FILE: TS823_DEF_ESEC_AL01.pdf	COMPILATORE Arch. Alessandro BETTA	SCALA 1:100	ELABORATO <b>AL 01</b>
PROGETTO TS 823	CONTROLLORE Arch. Alessandro BETTA	DATA 10/09/2015	